



**Г Е Н Е Р А Л Ь Н Ы Й П Л А Н**  
**Карта инженерной инфраструктуры. Карта канализации**

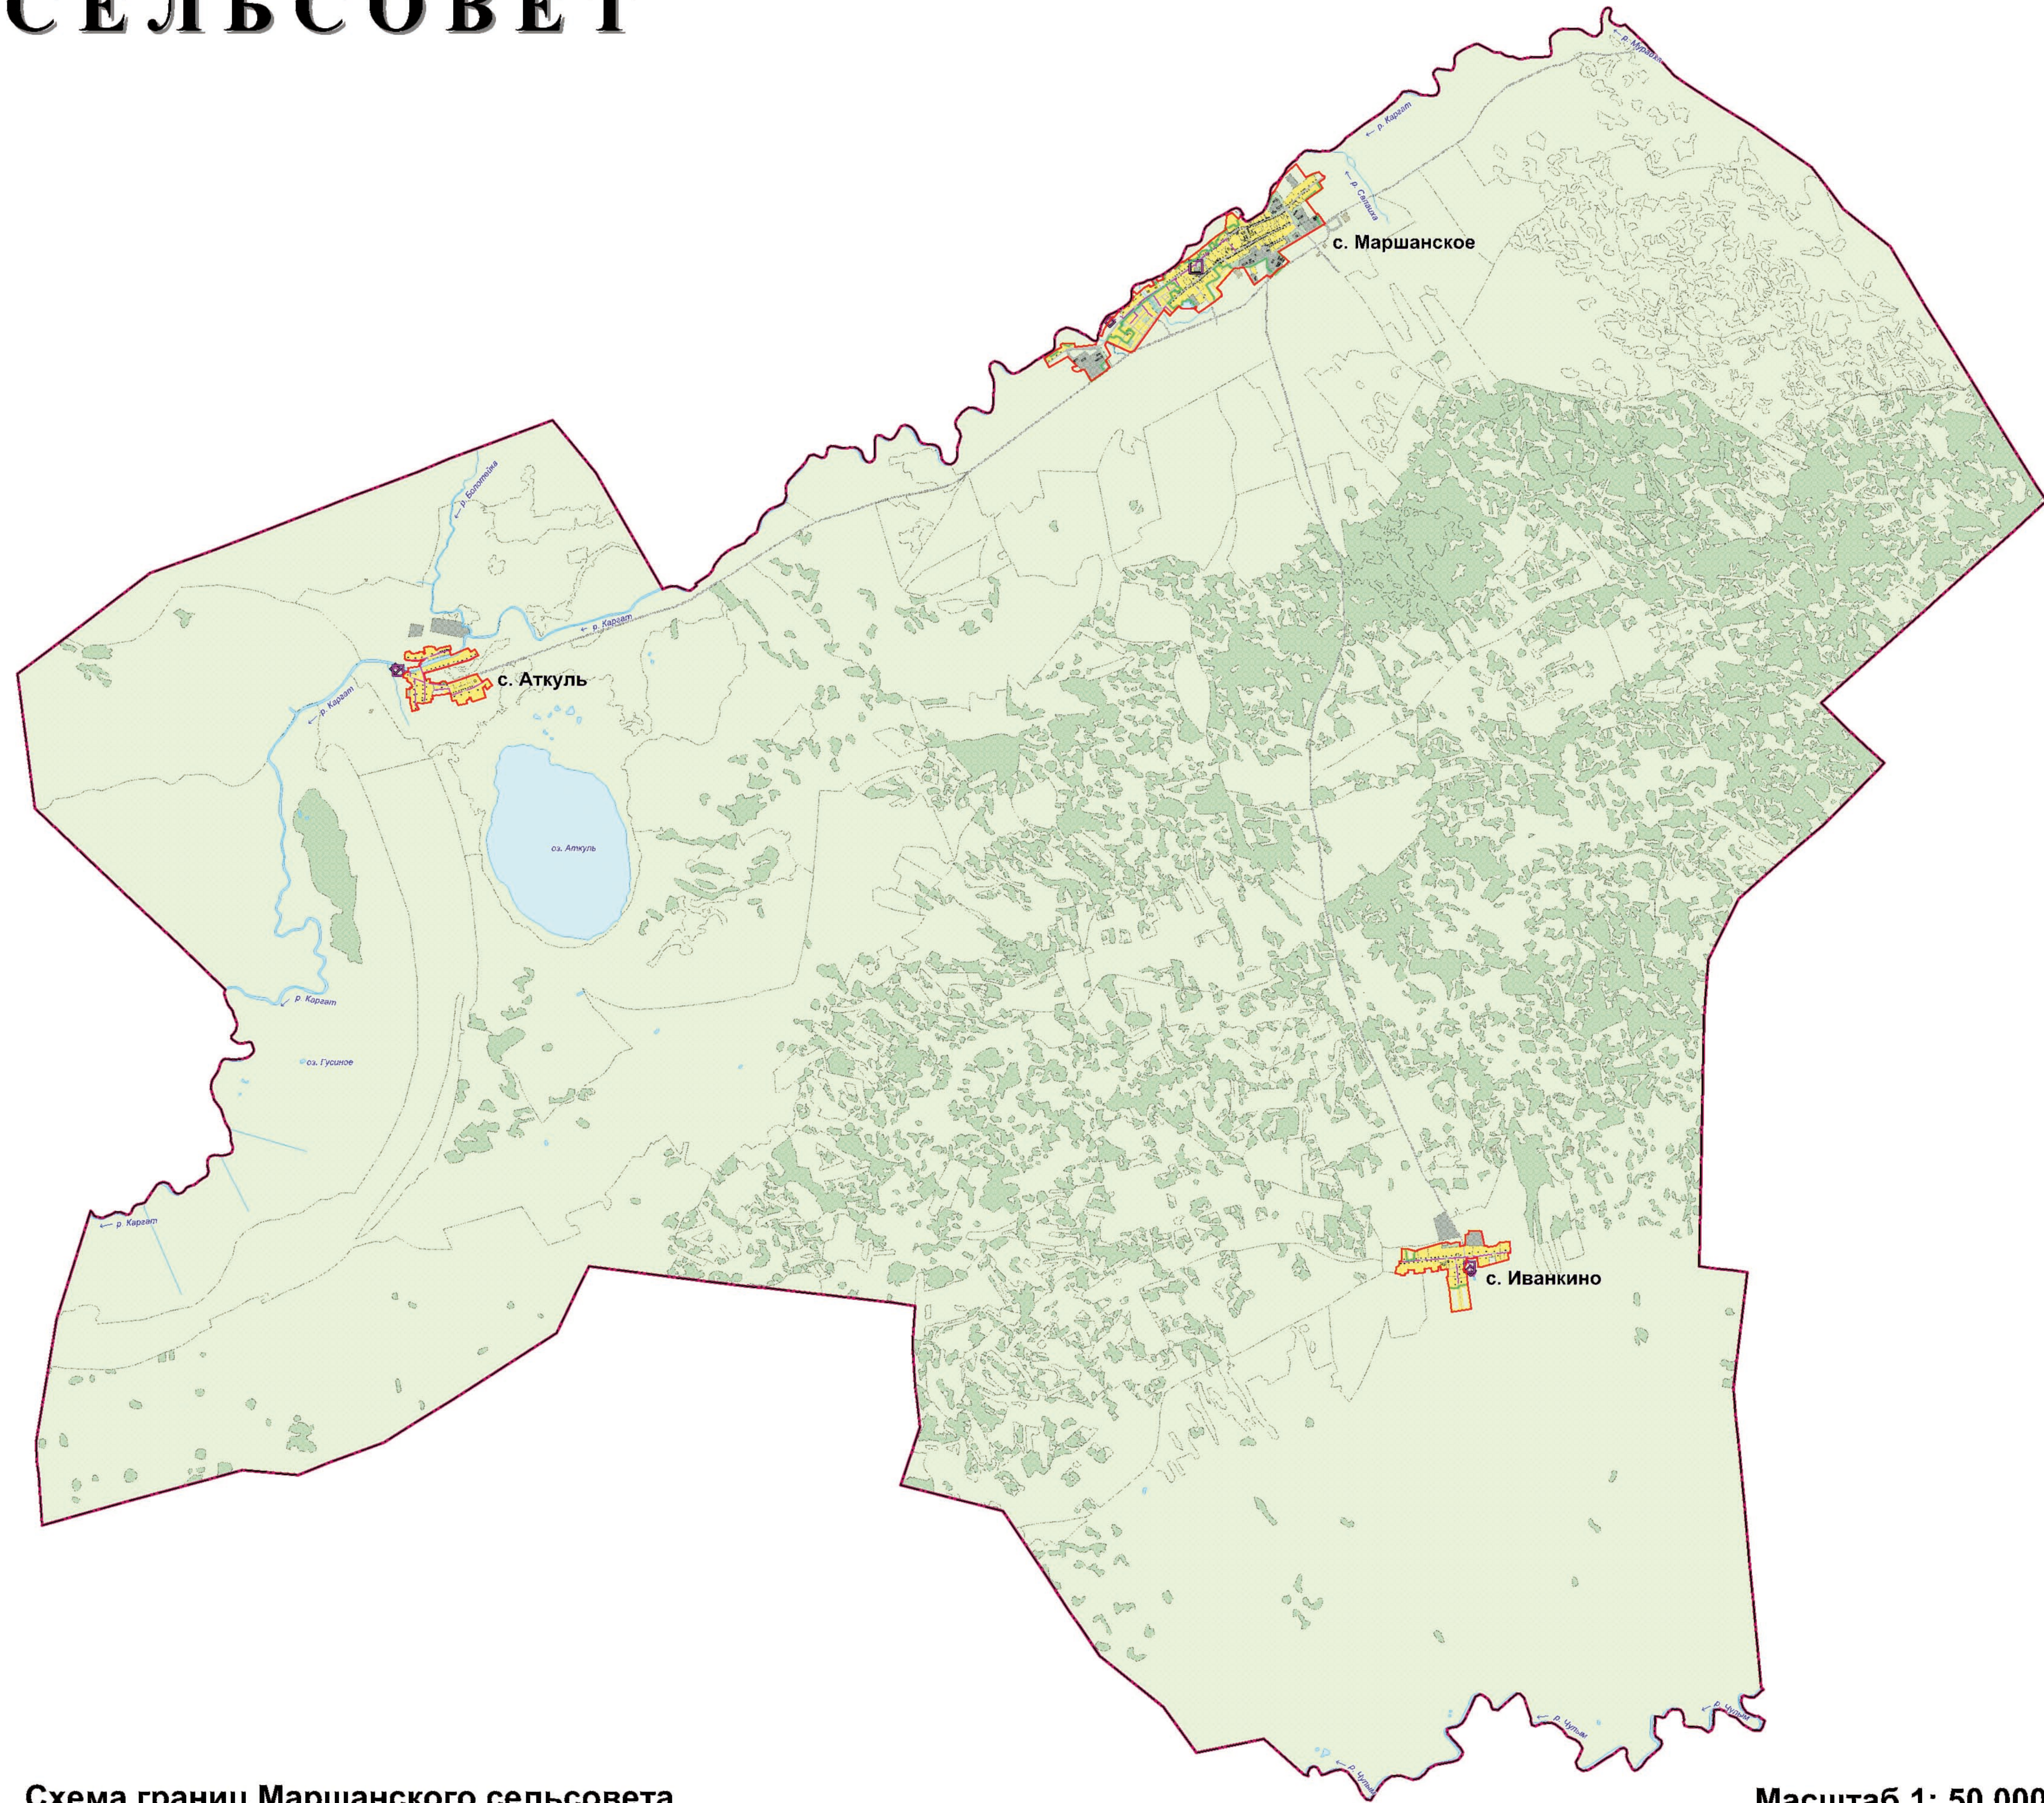

**Масштаб 1: 50 000**

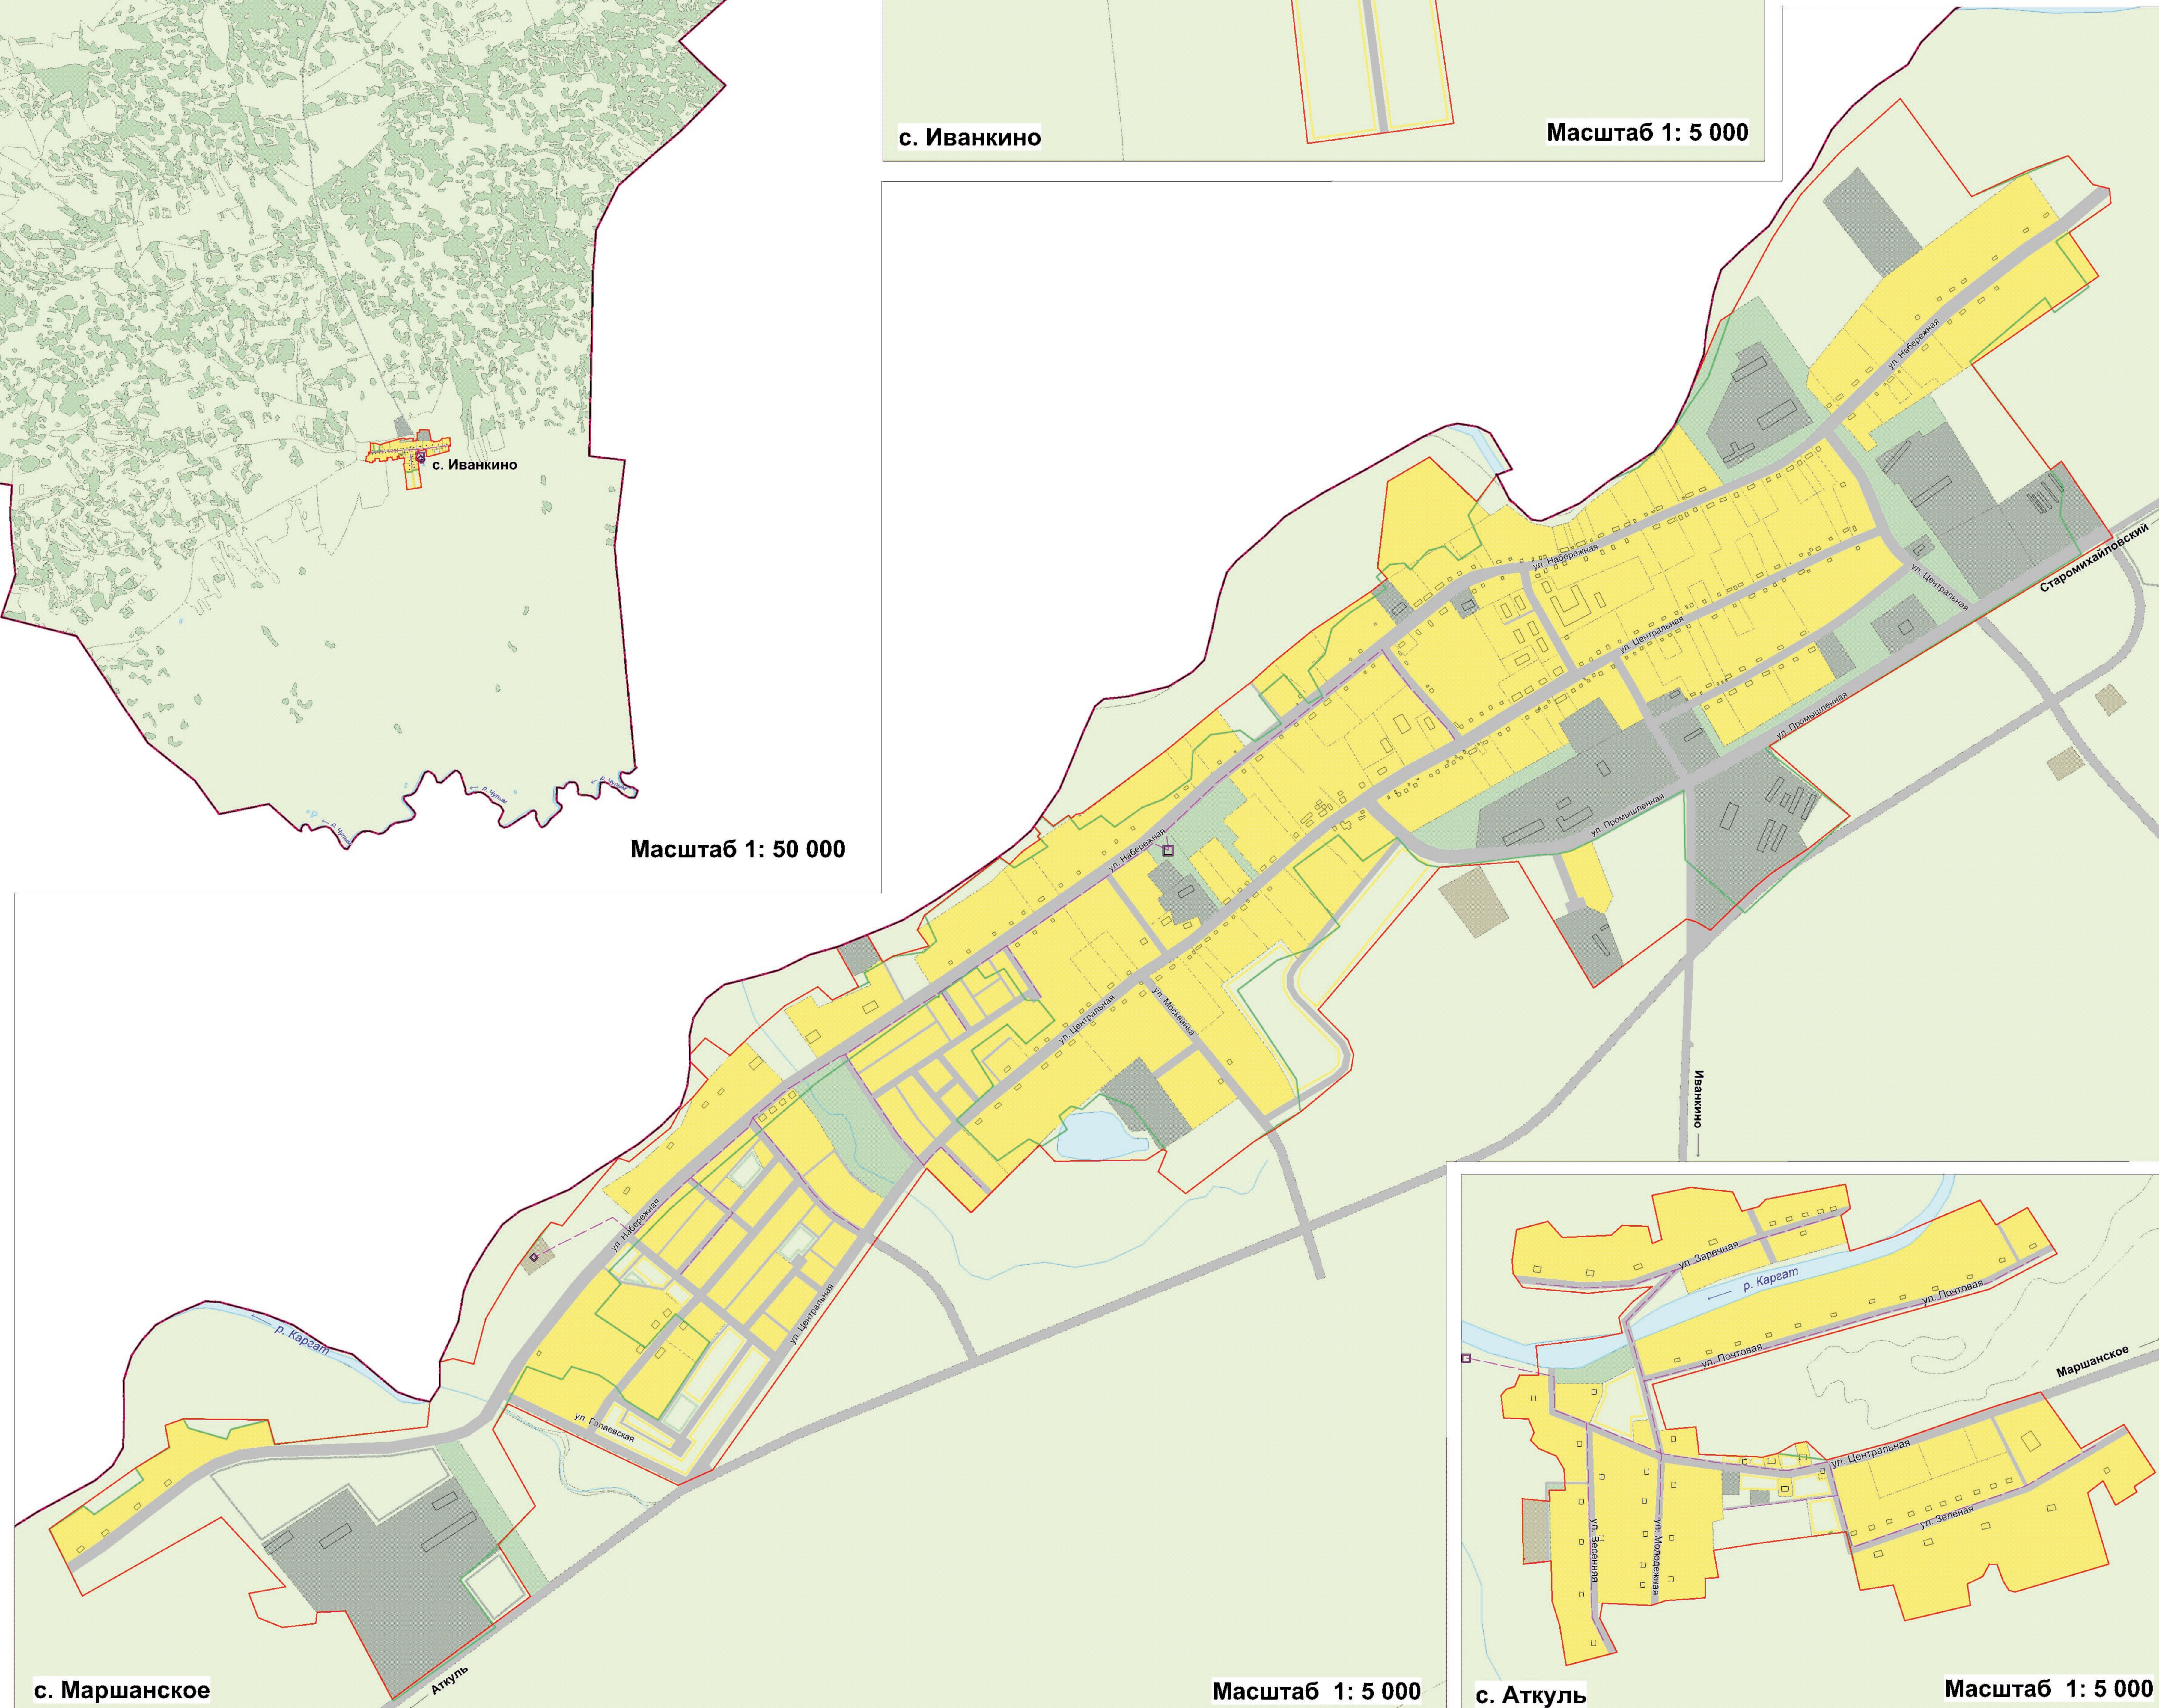

**Масштаб 1: 5 000**

Существующие	Проектируемые	Показатели
		<b>КАНАЛИЗАЦИЯ</b>
		Сети канализации
	□	КНС
	◆	КОС

2012-171-П					
Генеральный план Мирового сообщества Казахского района Новосибирской области					
Имя	Наиме.	Дат.	И. Ф.	Подпись	Дело
Директор	Мельникова Е. П.	08.06.2012			
И.м. отдела	Самойлова Л. П.	08.06.2012			
И.м. инв. ота	Самойлова И. В.	08.06.2012			
УПД	Дерюгина Т. А.	08.06.2012			
Служ. УПД	Самойлова М. Н.	08.06.2012			

Материалы по обоснованию Генерального плана Мирового сообщества	Слобод.	Лист	Листов
	П	10	12

карта инженерной инфраструктуры  
кварт. 1, здание № 1  
М.П. 000

ООО НПЦ "Сибнефтеурал"  
г. Омск